


# PROJEKT ZAGOSPODAROWANIA TERENU

## SKALA 1:500

LEGENDA	
	GRANICA DZIAŁKI (OBSZAR ODDZIAŁYWANIA)
	LICZBA KONDYGNACJI BUDYNKU
	BUDYNEK MIESZKALNY
	PROJEKTOWANA ZABUDOWA
	MIEJSCE GROMADZENIA ODPADÓW STAŁYCH
	PRZYŁĄCZE ENERGETYCZNE
	ZIELEŃ OZDOBNA
	NAWIERZCHNIA UTWARDZONA (KOSTKA)
	WJAZD NA DZIAŁKĘ
	GŁÓWNE WEJŚCIE DO BUDYNKU
	PRZYŁĄCZE KANALIZACYJNE
	PRZYŁĄCZE WODOCIĄGOWE

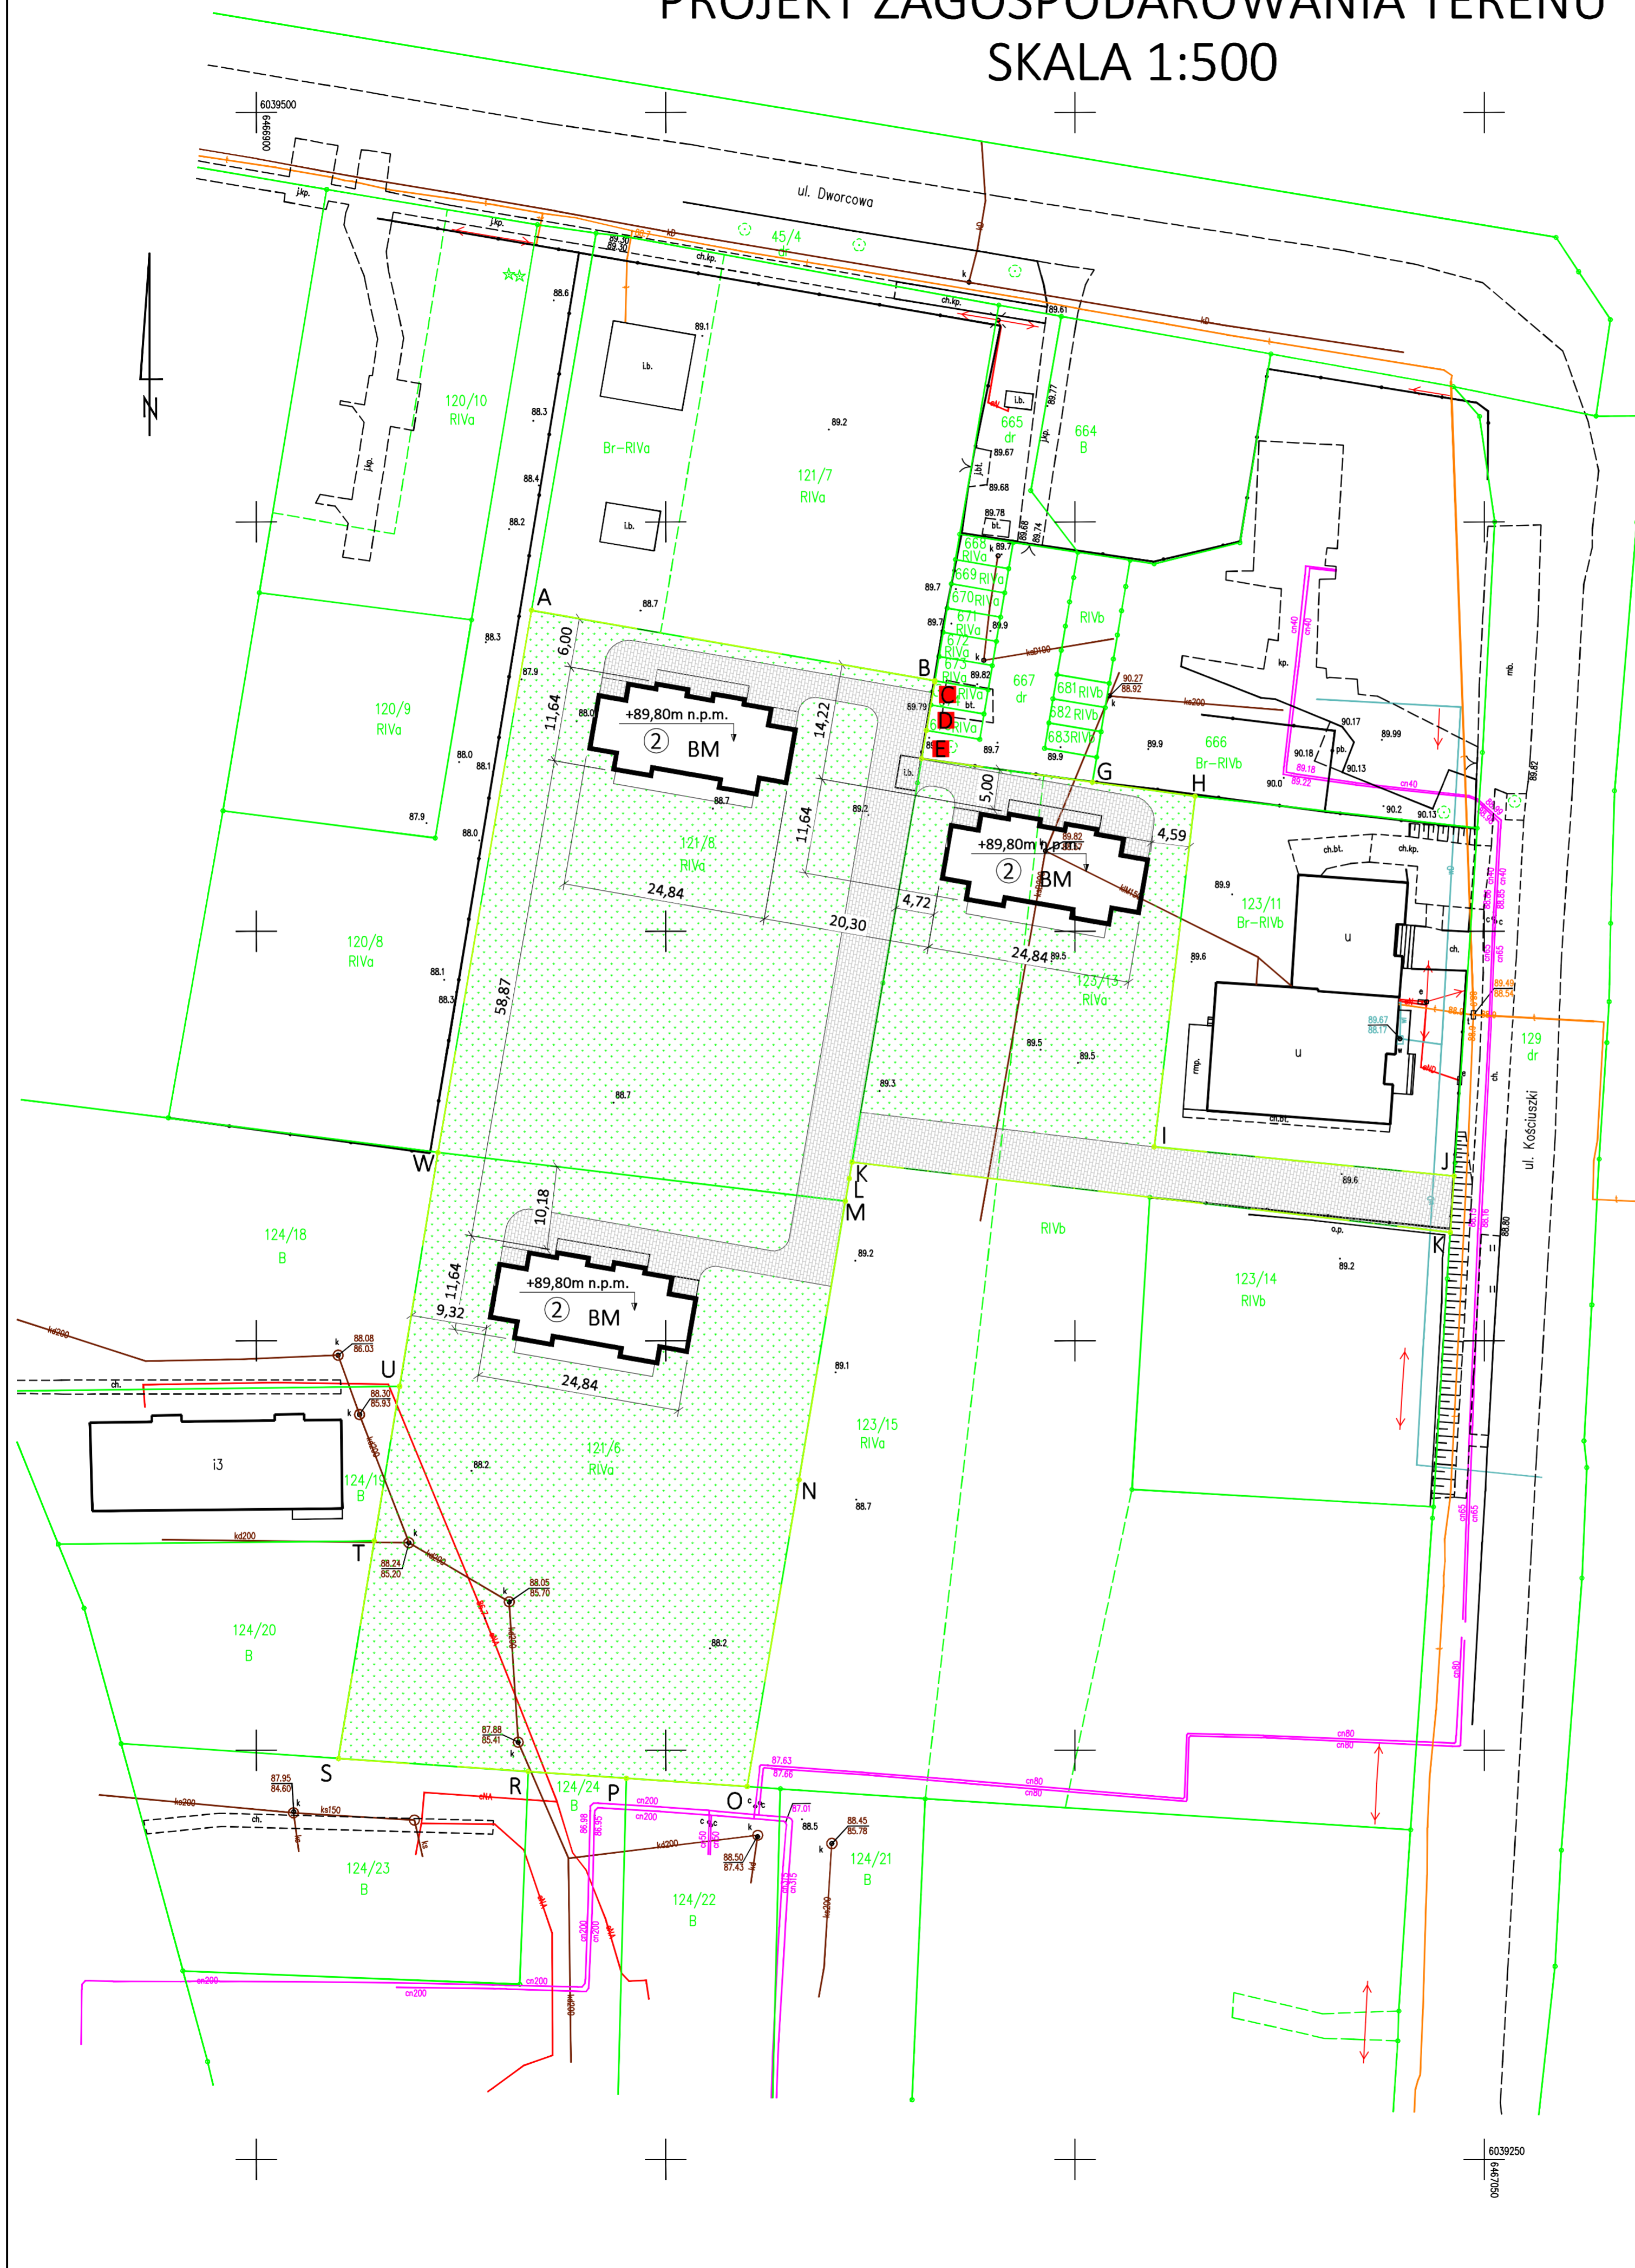

Projekt zagospodarowania terenu został wykonany na kopii mapy do celów projektowych przyjętej do zasobu powiatowego w dniu ..... pod nr .....

- UWAGI:
- przyłącze wodociągowe, energetyczne oraz kanalizacyjne wg odrębnego opracowania
  - budynki sytuować równolegle względem boku AB działki nr 121/8

BIURO OBSŁUGI BUDOWNICTWA Jarosław Celban ul. Słowackiego 13b/1, 84-300 Łęborg	
INWESTYCJA/LOKALIZACJA: Budowa wolnostojącego budynku mieszkalnego jednorodzinnego dwulokalowego, dz. nr 123/3, obręb Potęgowo, gmina Potęgowo	NUMER RYSUNKU: <b>PZT</b>
INWESTOR: Graf-Dom Sp. z o.o. ul. Zwycięstwa 3 84-300 Łęborg	
PROJEKTANT W BRANŻY ARCHITEKTONICZNEJ: mgr inż. arch. Marek Woszczyński BK.IIF.7342/55/94	PODPIS:
PROJEKTANT W SPECJALNOŚCI KONSTRUKCYJNO-BUDOWLANEJ: mgr inż. Jarosław Celban BK.IIF.7342/1343/98	PODPIS:
PROJEKTANT W SPECJALNOŚCI INSTALACYJNEJ W ZAKRESIE SIECI, INSTALACJI I URZĄDZEŃ Ciepłych, Wentylacyjnych, Gazowych, Wodociągowych i Kanalizacyjnych: mgr inż. Piotr Miklaszewicz POM/0029/PWOS/07	PODPIS:
PROJEKTANT W SPECJALNOŚCI INSTALACYJNEJ W ZAKRESIE SIECI, INSTALACJI I URZĄDZEŃ ELEKTRYCZNYCH I ELEKTROENERGETYCZNYCH: mgr inż. Romuald Babul AN/8346/185/87	PODPIS:
TYTUŁ RYSUNKU: Projekt zagospodarowania terenu	SKALA: 1:500 DATA: 09.2020